


本設計採用美國ANSUL牌廚房滅火系統進行規劃
消防署審核認可字號(內授消字第10108221272號)

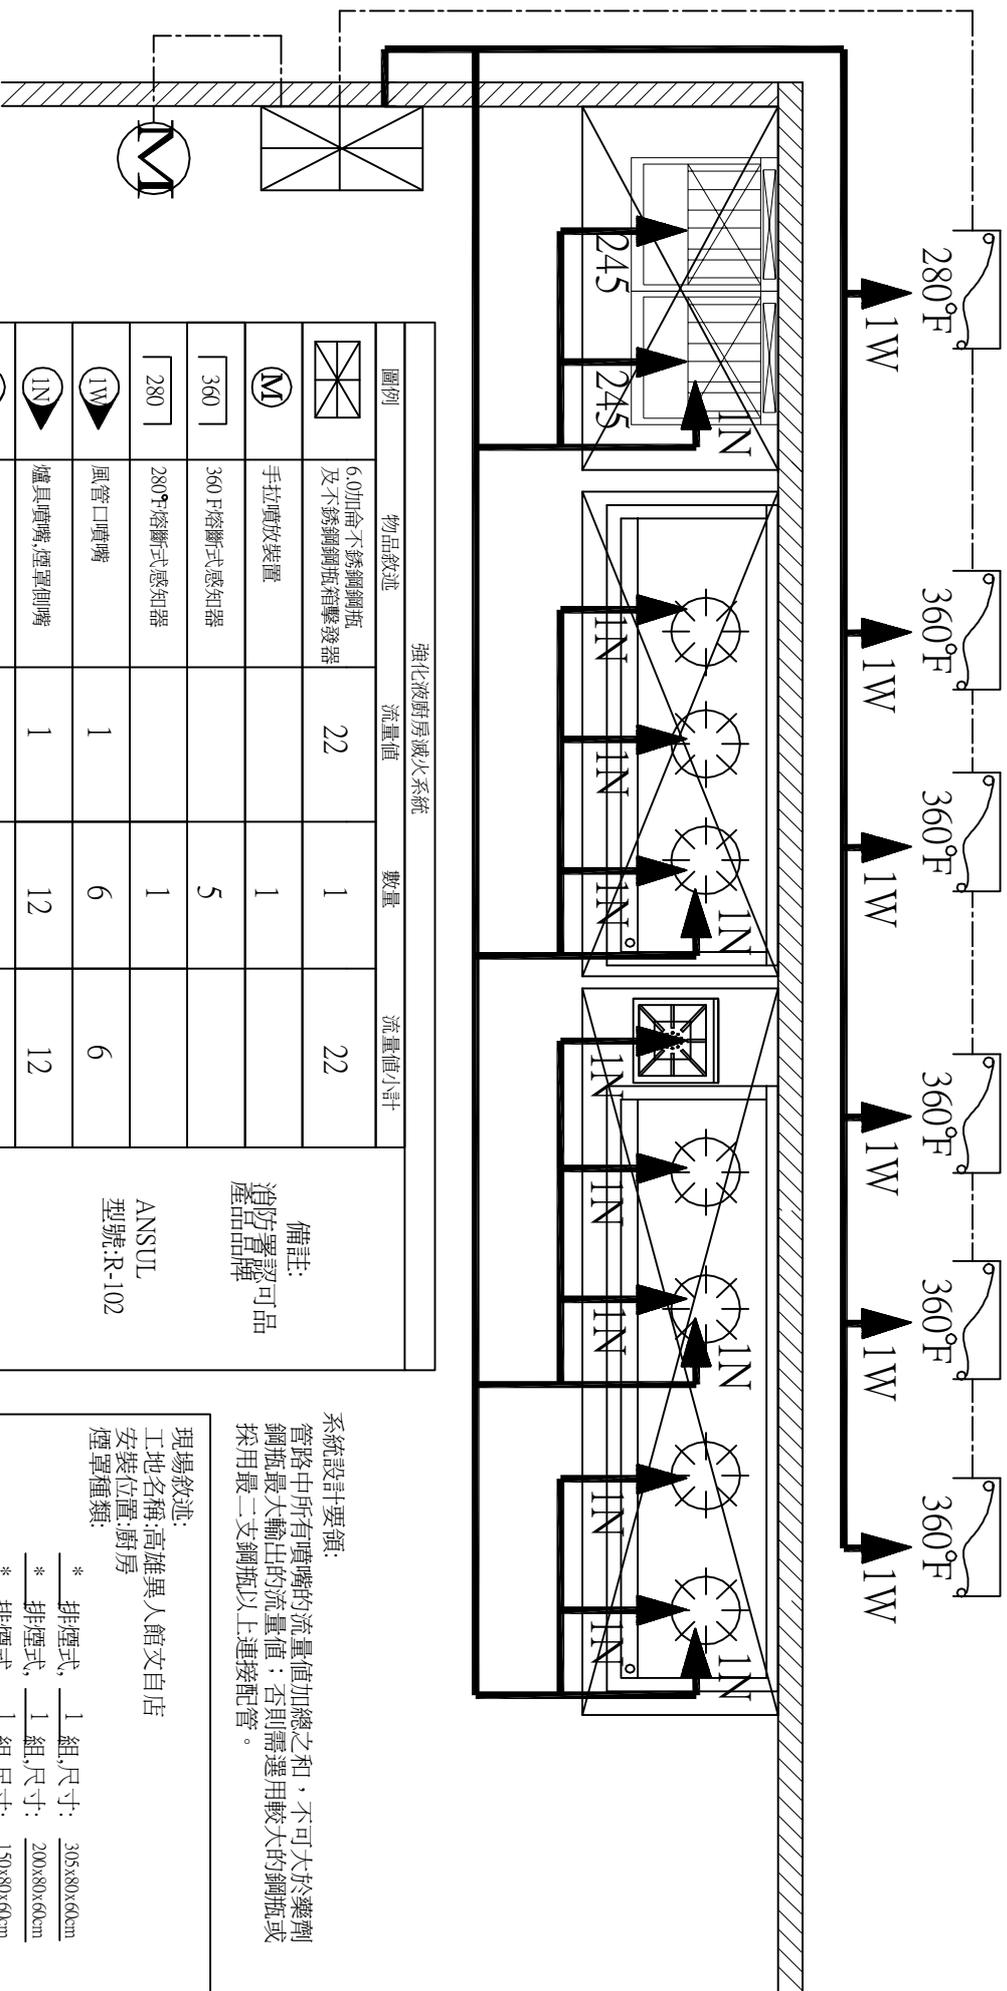

強化液廚房滅火系統			
圖例	物品敘述	流量值	數量
	6.0加侖不銹鋼鋼瓶及不銹鋼鋼瓶箱警發器	22	1
	手拉噴放裝置		1
	360 F熔斷式感知器		5
	280°F熔斷式感知器		1
	風管口噴嘴		6
	爐具噴嘴,煙罩側噴嘴		12
	油炸銅噴嘴		4
	1/2\"/>		
	3/8\"/>		
		流量值小計	22

備註:
消防署認可品
產品品牌

ANSUL
型號:R-102

系統設計要領:
管路中所有噴嘴的流量值加總之和,不可大於藥劑鋼瓶最大輸出的流量值;否則需選用較大的鋼瓶或採用最大二支鋼瓶以上連接配管。

現場敘述:
工地名稱:高雄異人館文自店
安裝位置:廚房
煙罩種類:

- * 排煙式, 1 組, 尺寸: 305x80x60cm
- * 排煙式, 1 組, 尺寸: 200x80x60cm
- * 排煙式, 1 組, 尺寸: 150x80x60cm

注意:
若油煙罩種類為濾網式油煙罩,則熔斷式感知器須設置於油煙罩濾網之後,風管孔下方處,以免感知器所設定之溫度過低,促使系統啟動。

品然有限公司
PIN RAN STANDARD INC
台南市仁德區交善街151號
Tel: 886-6-270-6553 Fax: 886-6-270-2402
E-Mail: pinran.abnr@msuhinet.net

標位名稱	TENANT TITLE	標位編號	TENANT NO.	設計公司	DESIGN COMPANY
名	DRAWING NAME	美國ANSUL牌廚房配置圖			
修正	REVISIONS	日期	DATE	內容	CONTENTS
△					
△					
△					
核准	APPROVED BY	繪圖	DRAWN BY	設計	DESIGNED BY
		審核	CHECKED BY	核准	APPROVED BY
		日期	DATE	圖號	DRAWING NO.
		103.05.08		電匯編號	FILE NO.
				張數	SHEET NO.